



SEZIONE G-G


SEZIONE E-E

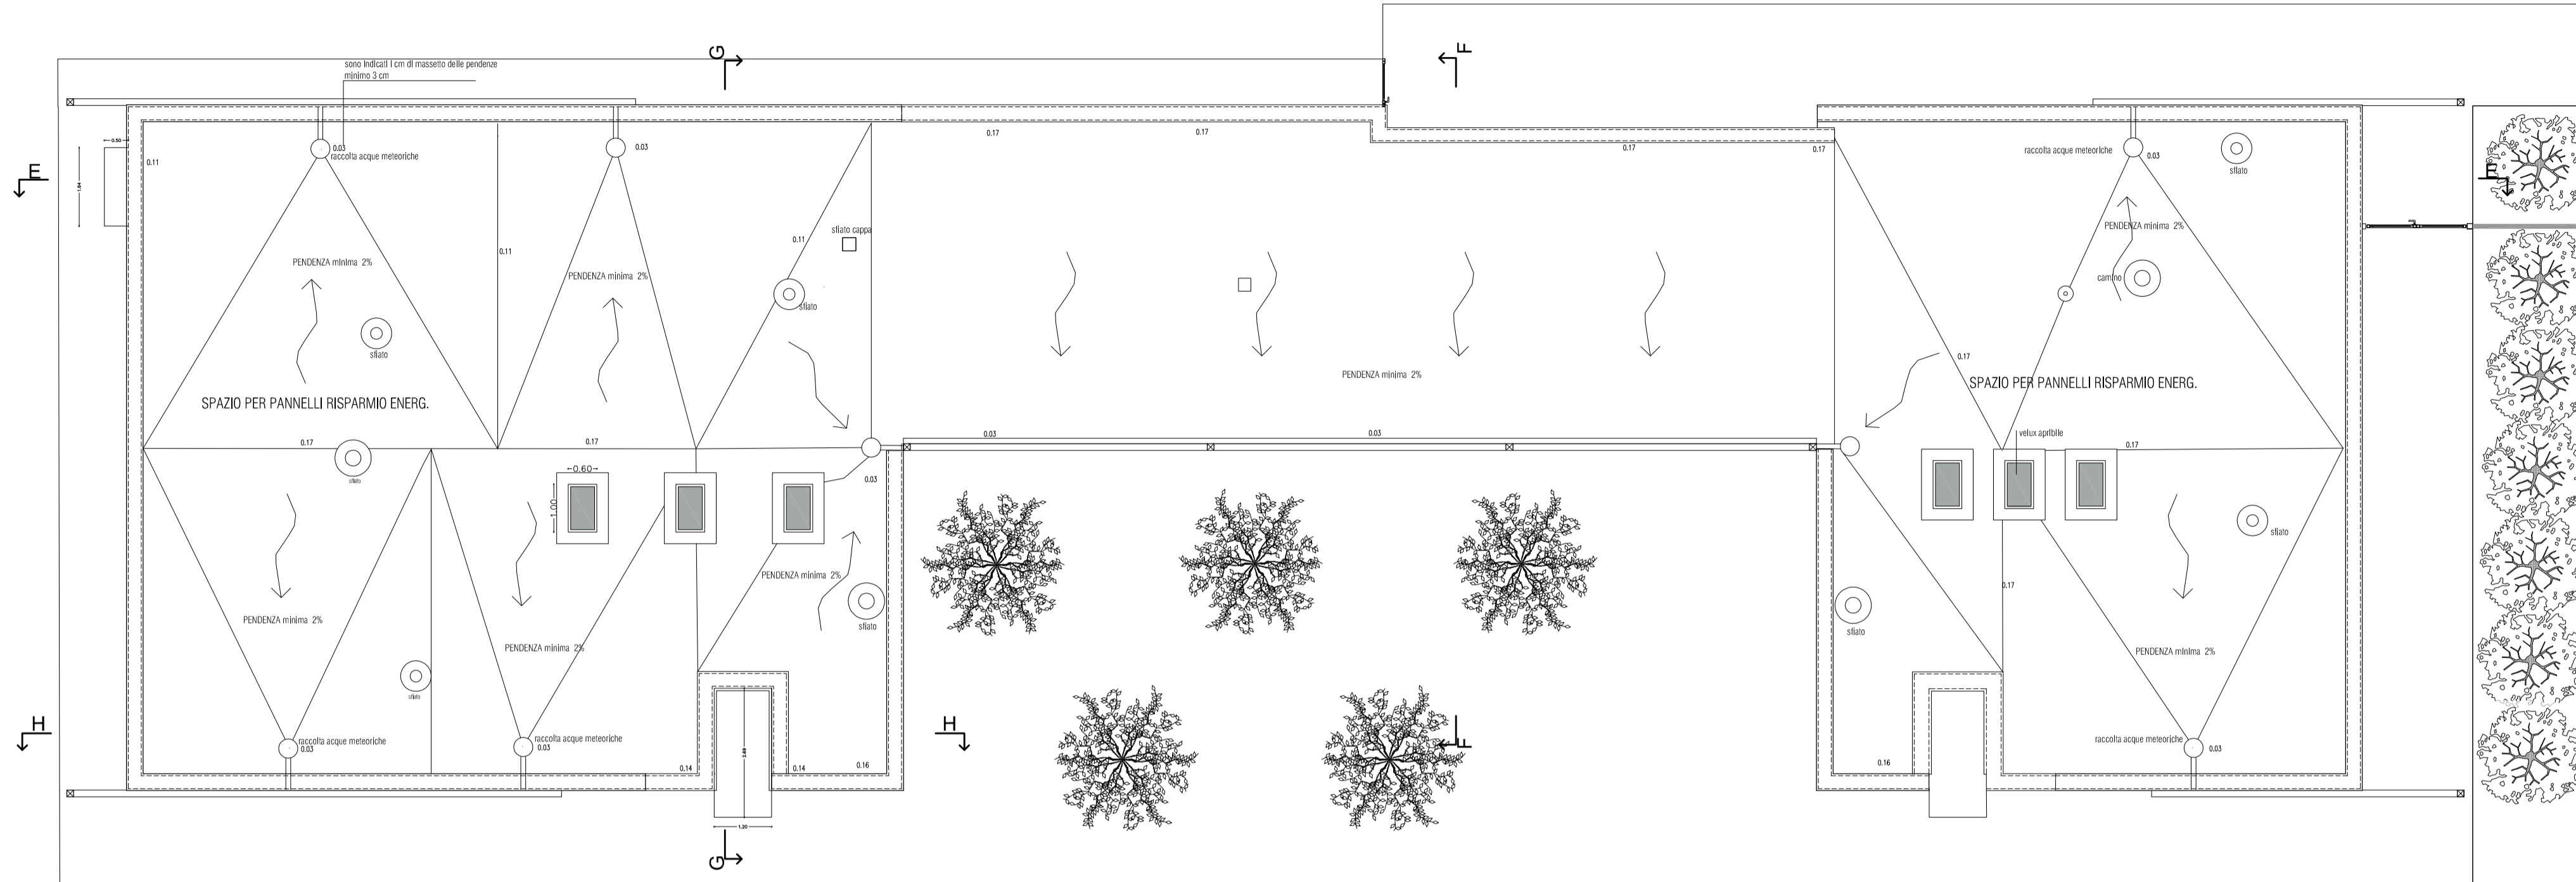


PIANTA COPERTURE

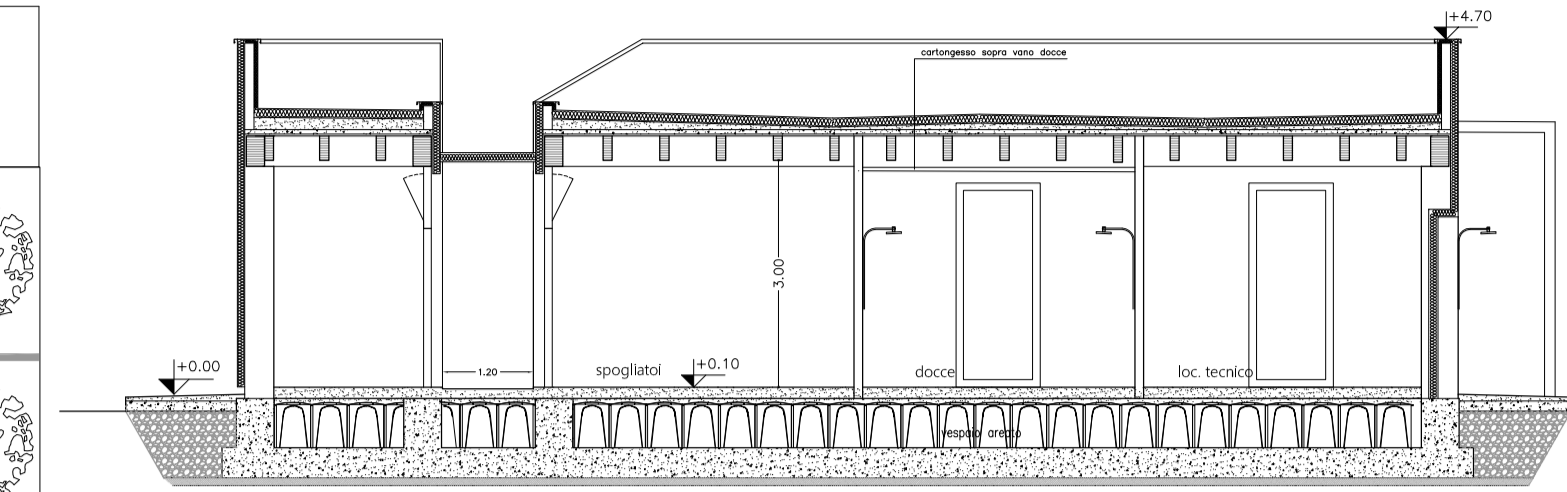

SEZIONE H-H

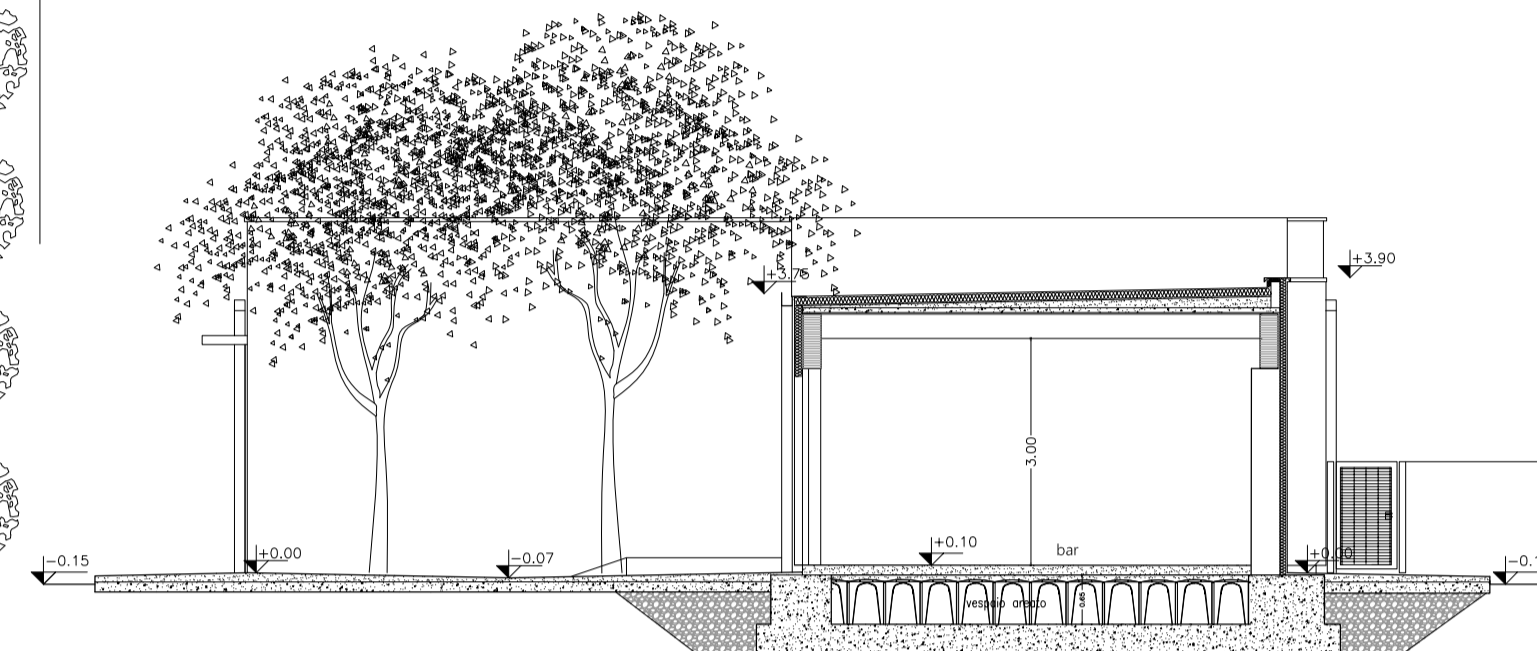


SEZIONE F-F

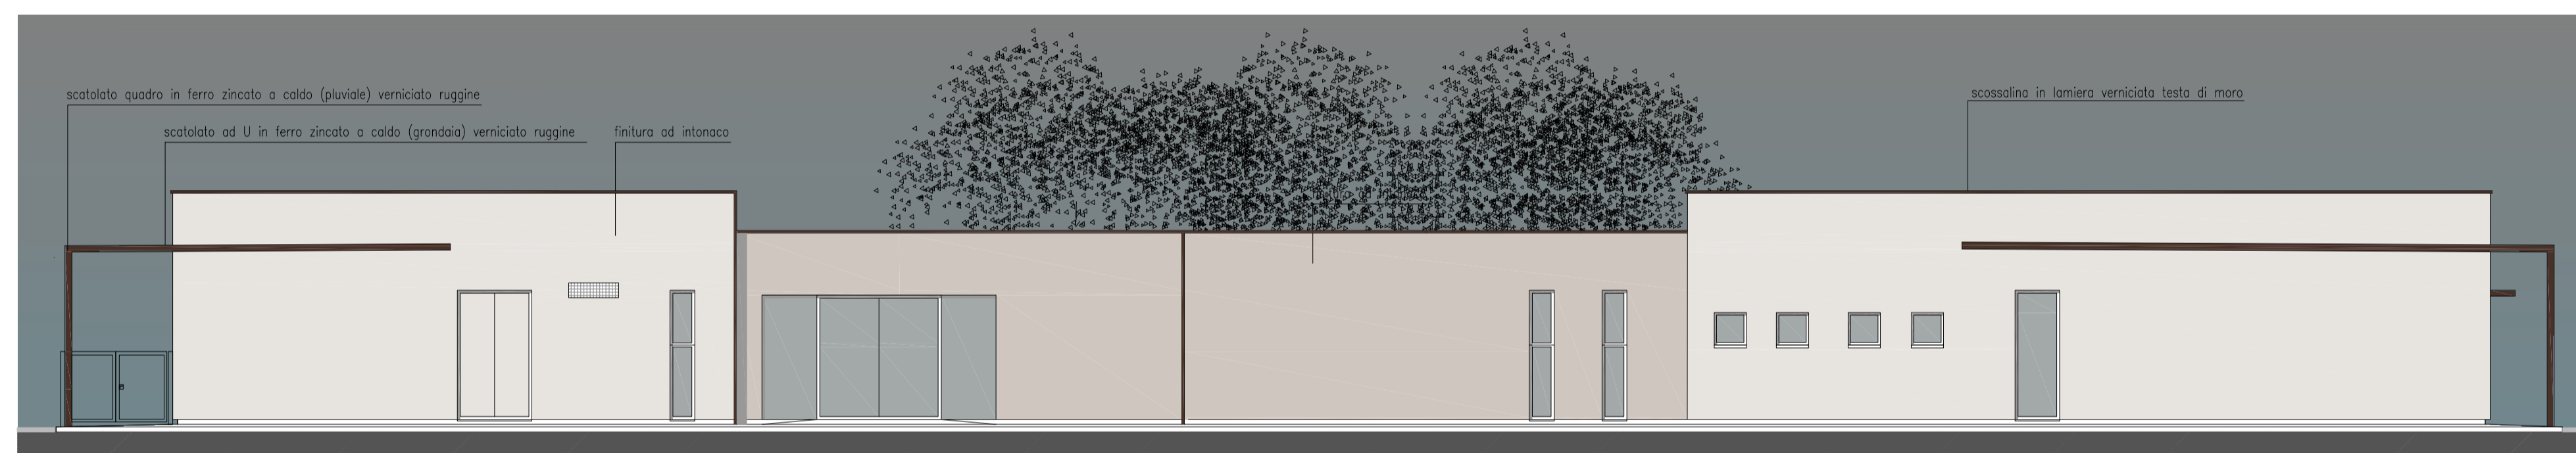


PROSPETTO NORD

VERIFICA RAPPORTI AREDILLUMINANTI


	AREA FINESTRA		MD	RAI	VERIFICA
RETRO BAR	0,65	0,65	4	1,69	
	0,9	2,6		2,34	4,03
SPOGLIATOI FEMMINILI	0,6	3		1,8	19,6
	1,6	2,8	2	8,96	
	0,9	2,6		2,34	
BAR	0,5	1,2	2	1,2	
	1,8	2,5	4	18	13,1
SPOGLIATOI MASCHILI	0,6	3		1,8	101,33
	1,2	2,6		3,12	0,129 > 0,125
	1,6	2,8	2	8,96	
INFERMERIA	0,4	1,2		0,48	
	0,9	2,6		2,34	
				2,82	9
BAGNI INFERMERIA	0,4	1,2		0,48	0,313 > 0,125
				2,15	0,223 > 0,125

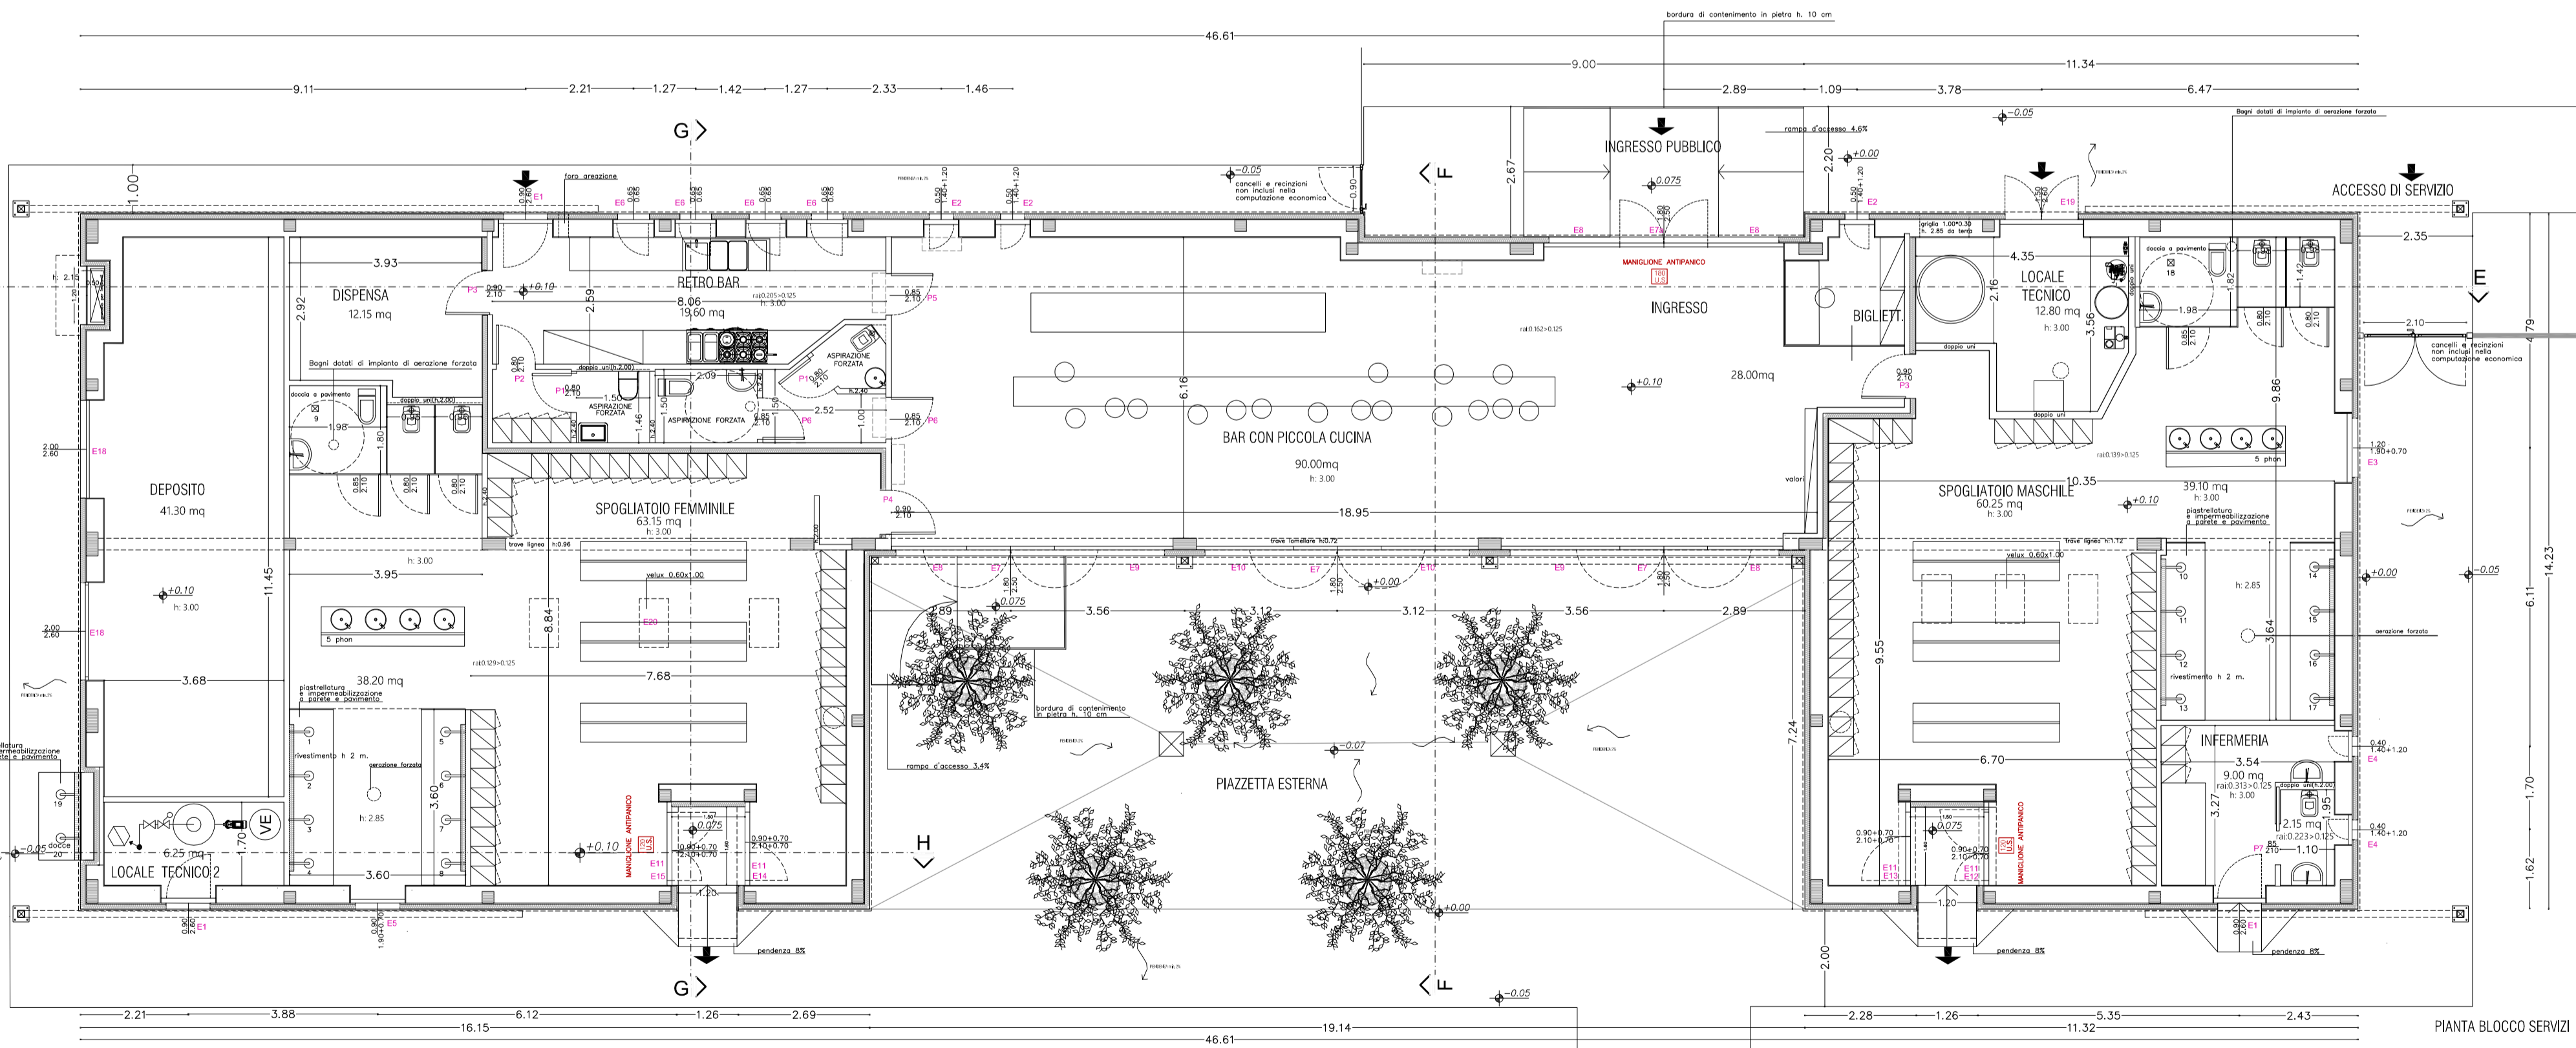


PIANTA BLOCCO SERVIZI

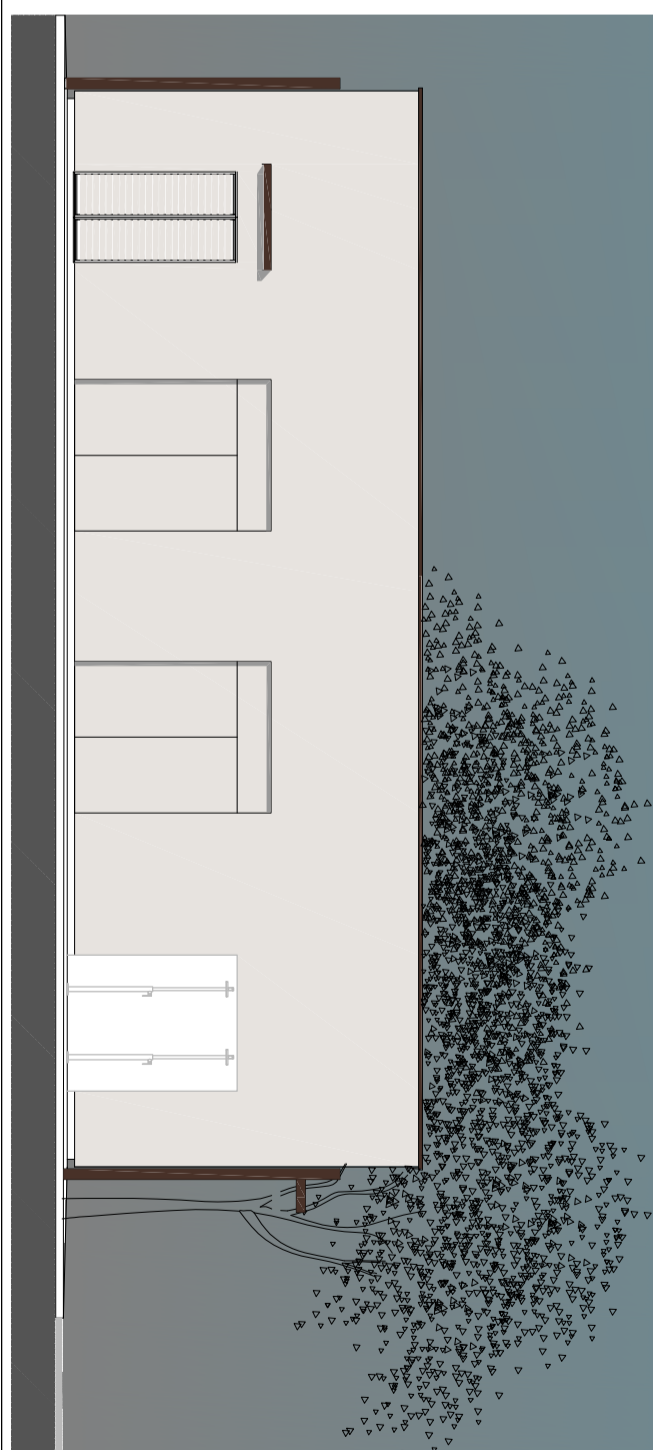

PROSPETTO OVEST

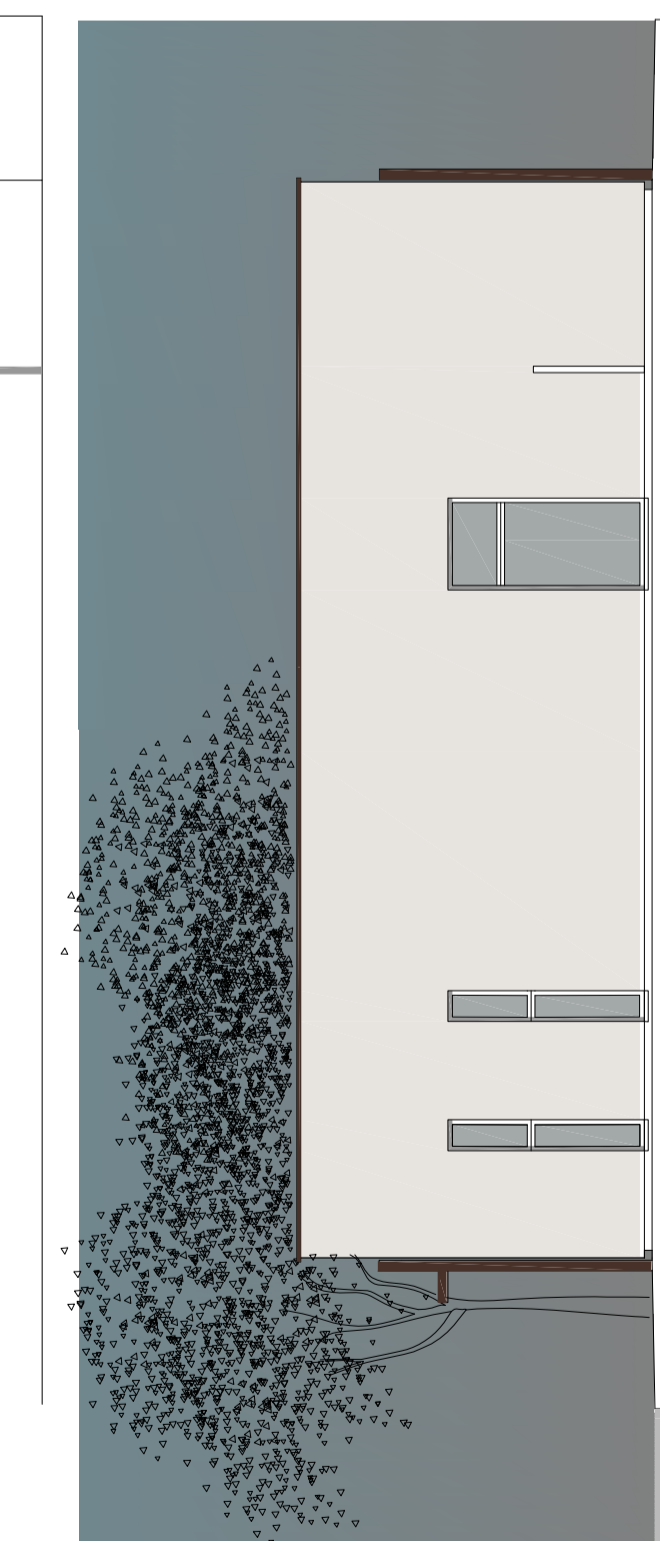

PROSPETTO EST

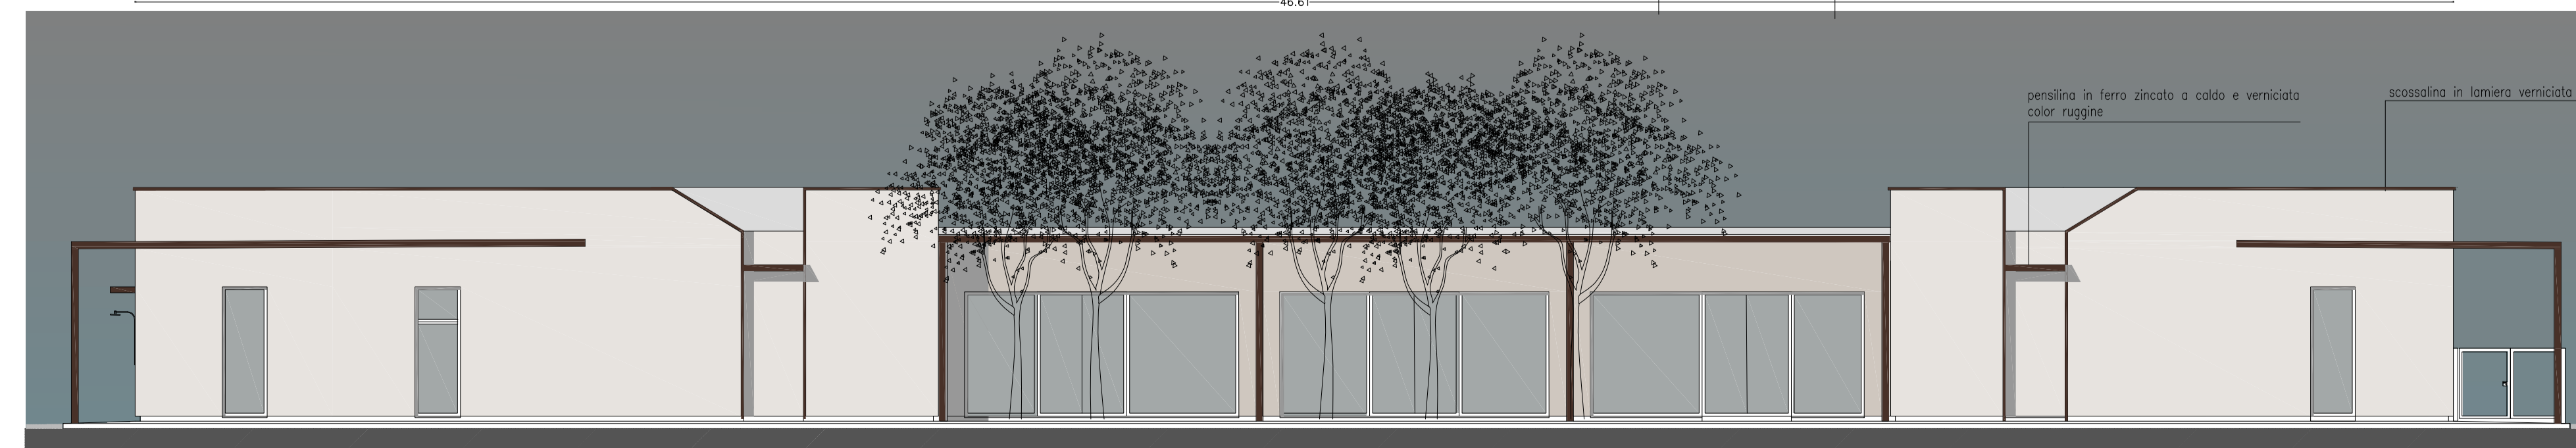

PROSPETTO SUD

Progettazione architettonica
Arch. Elena Bottazzi

Progettazione strutturale
Ing. Graziano Negri

Progettazione impianti tecnologici
Ing. Enrico Riccardi

COMUNE DI ROTTOFRENO



PISCINA COMUNALE
IMPIANTO NATATORIO ESTERNO

CIG: ZE12A4C1AA

Ubicazione: S. Nicolò

Committente:
Comune di Rottofreno (PC)
Via XXV Aprile, 49, San Nicolò (PC)

N. Agg.	data:	Aggiornamento:
0	24/09/2020	EMISSIONE PRELIMINARE
1	15/11/2020	EMISSIONE DEFINITIVO
2	30/11/2020	EMISSIONE ESECUTIVO

PROGETTO ESECUTIVO
LOTTO 1

PROGETTO
PIANTA PIANO TERRA, PIANA DELLA COPERTURA
PROSPETTI E SEZIONI
FABBRICATO (BAR SPOGLIATOI)

TAV L1 EA 02 data: 30/11/2020 scala: 1:100