



PLANIMETRIA IMPIANTI RETI ESTERNE BAR E SPOGLIATOI - scala 1:100

LEGENDA

	Contatore acqua generale
	Contatore gas metano generale
	Contatore antincendio
	Tubazione PE interrata metano
	Tubazione PE interrata AFS
	Tubazione PE interrata antincendio
	Tubazione PE interrata irrigazione
	Salita tubazione
	Discesa tubazione
	Rubinetto intercettazione
	Pozzetto interrato CLS

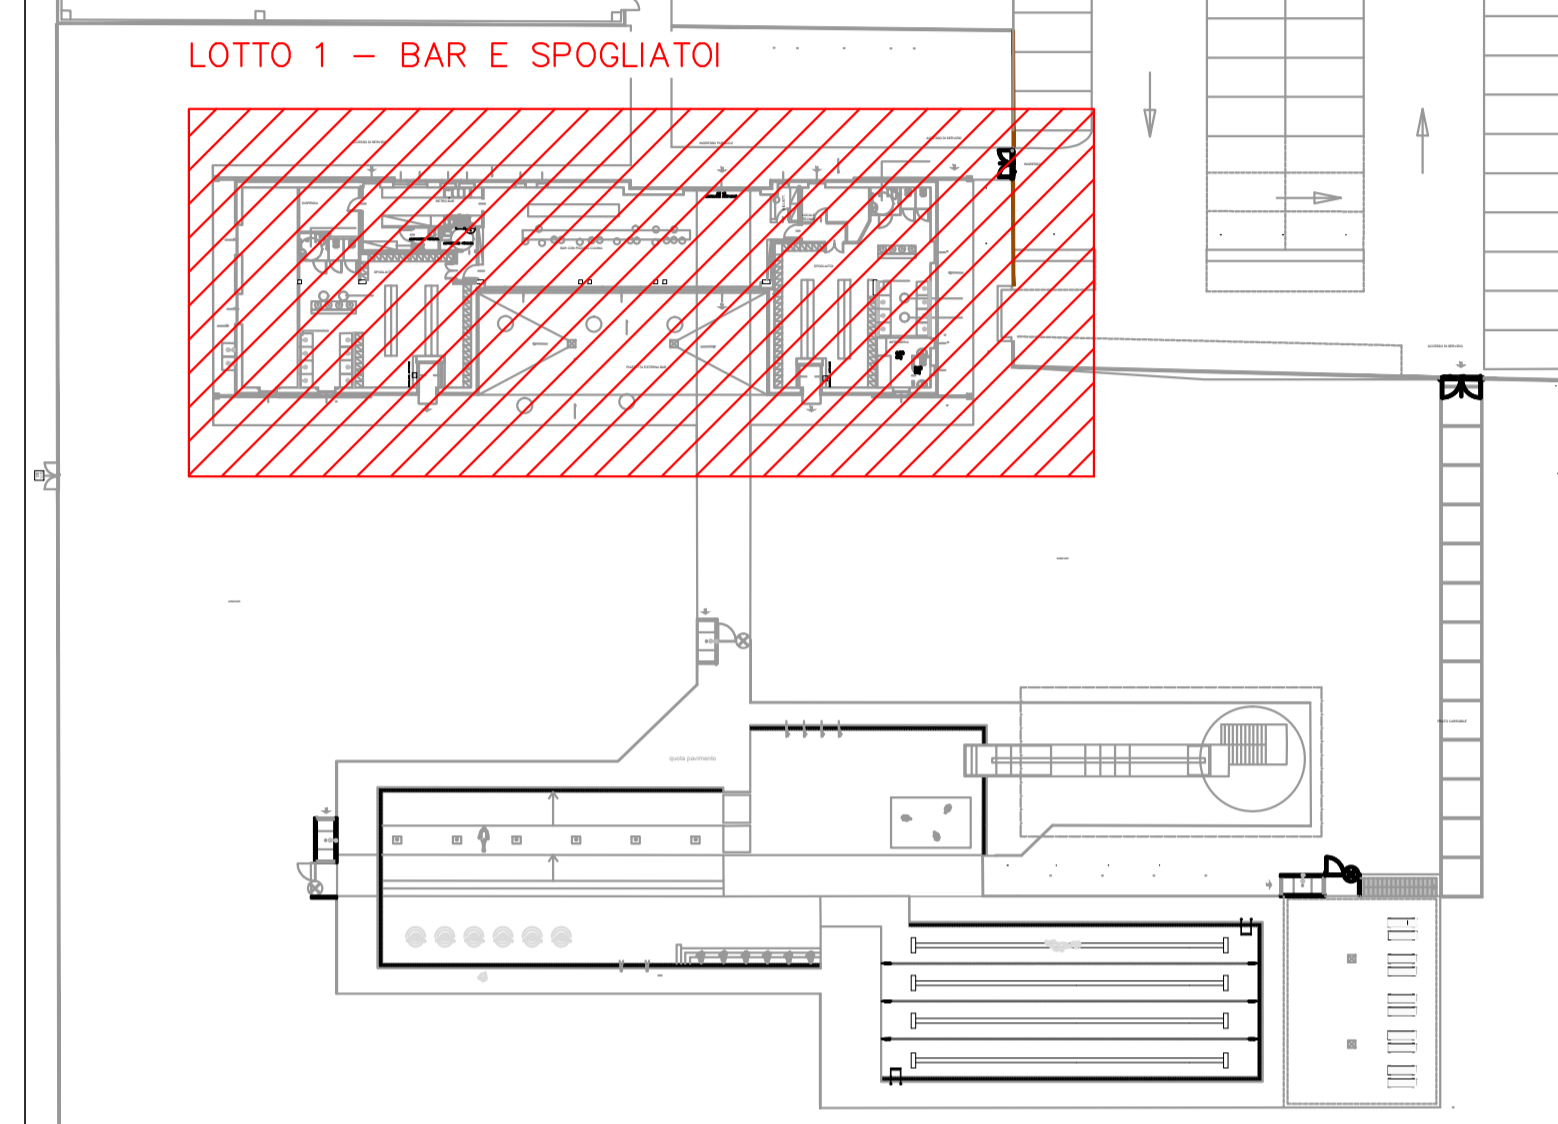

PIANTA CHIAVE - scala 1:500

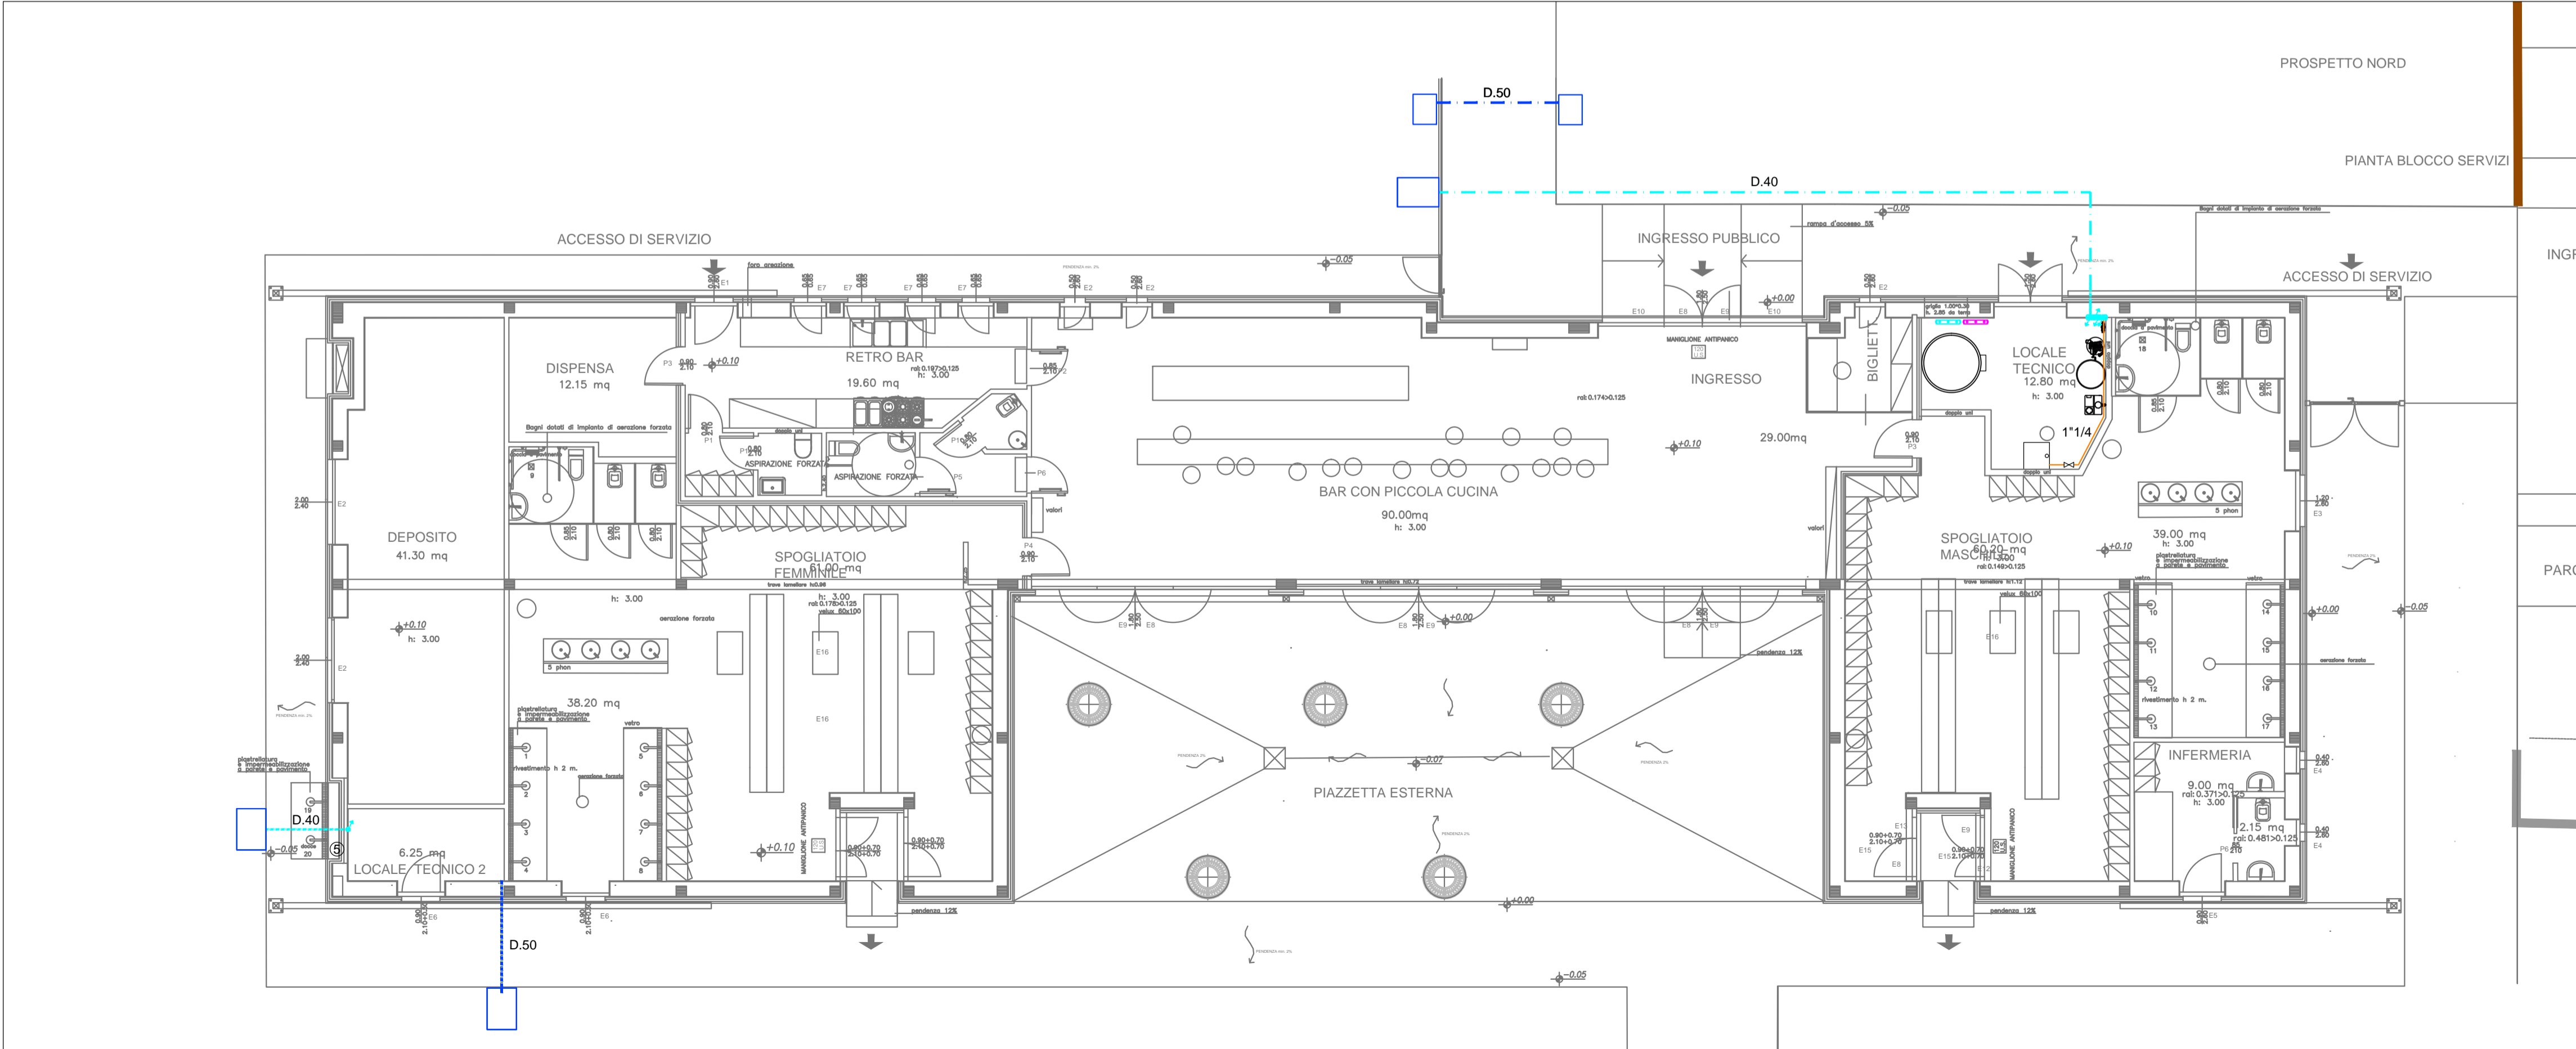

PLANIMETRIA IMPIANTI RETI ESTERNE BAR E SPOGLIATOI (PREDISPOSIZIONE MIGLIORIA IRRIGAZIONE AUTOMICA) - scala 1:100

Progettazione architettonica
Arch. Elena Bottazzi

Progettazione strutturale
Ing. Graziano Negri

Progettazione impianti tecnologici
Ing. Enrico Riccardi

COMUNE DI ROTTOFRENO



**PISCINA COMUNALE
IMPIANTO NATATORIO ESTERNO**
CIG: ZE12A4C1AA

Ubicazione: S. Nicolò

Committente:
Comune di Rottofreno (PC)
Via XXV Aprile, 49, San Nicolò (PC)

N. Agg.	data:	Aggiornamento:
0	11/12/2020	PRIMA EMISSIONE

PROGETTO IMPIANTI IDROTERMO-SANITARI
PLANIMETRIA RETI ESTERNE
(BAR E SPOGLIATOI)

**TAV.
L1-EM01**

data : 11/12/2020 scala: Varie