



PIANTA PIANO TERRA IMPIANTO CLIMATIZZAZIONE BAR E SPOGLIATOI - scala 1:100

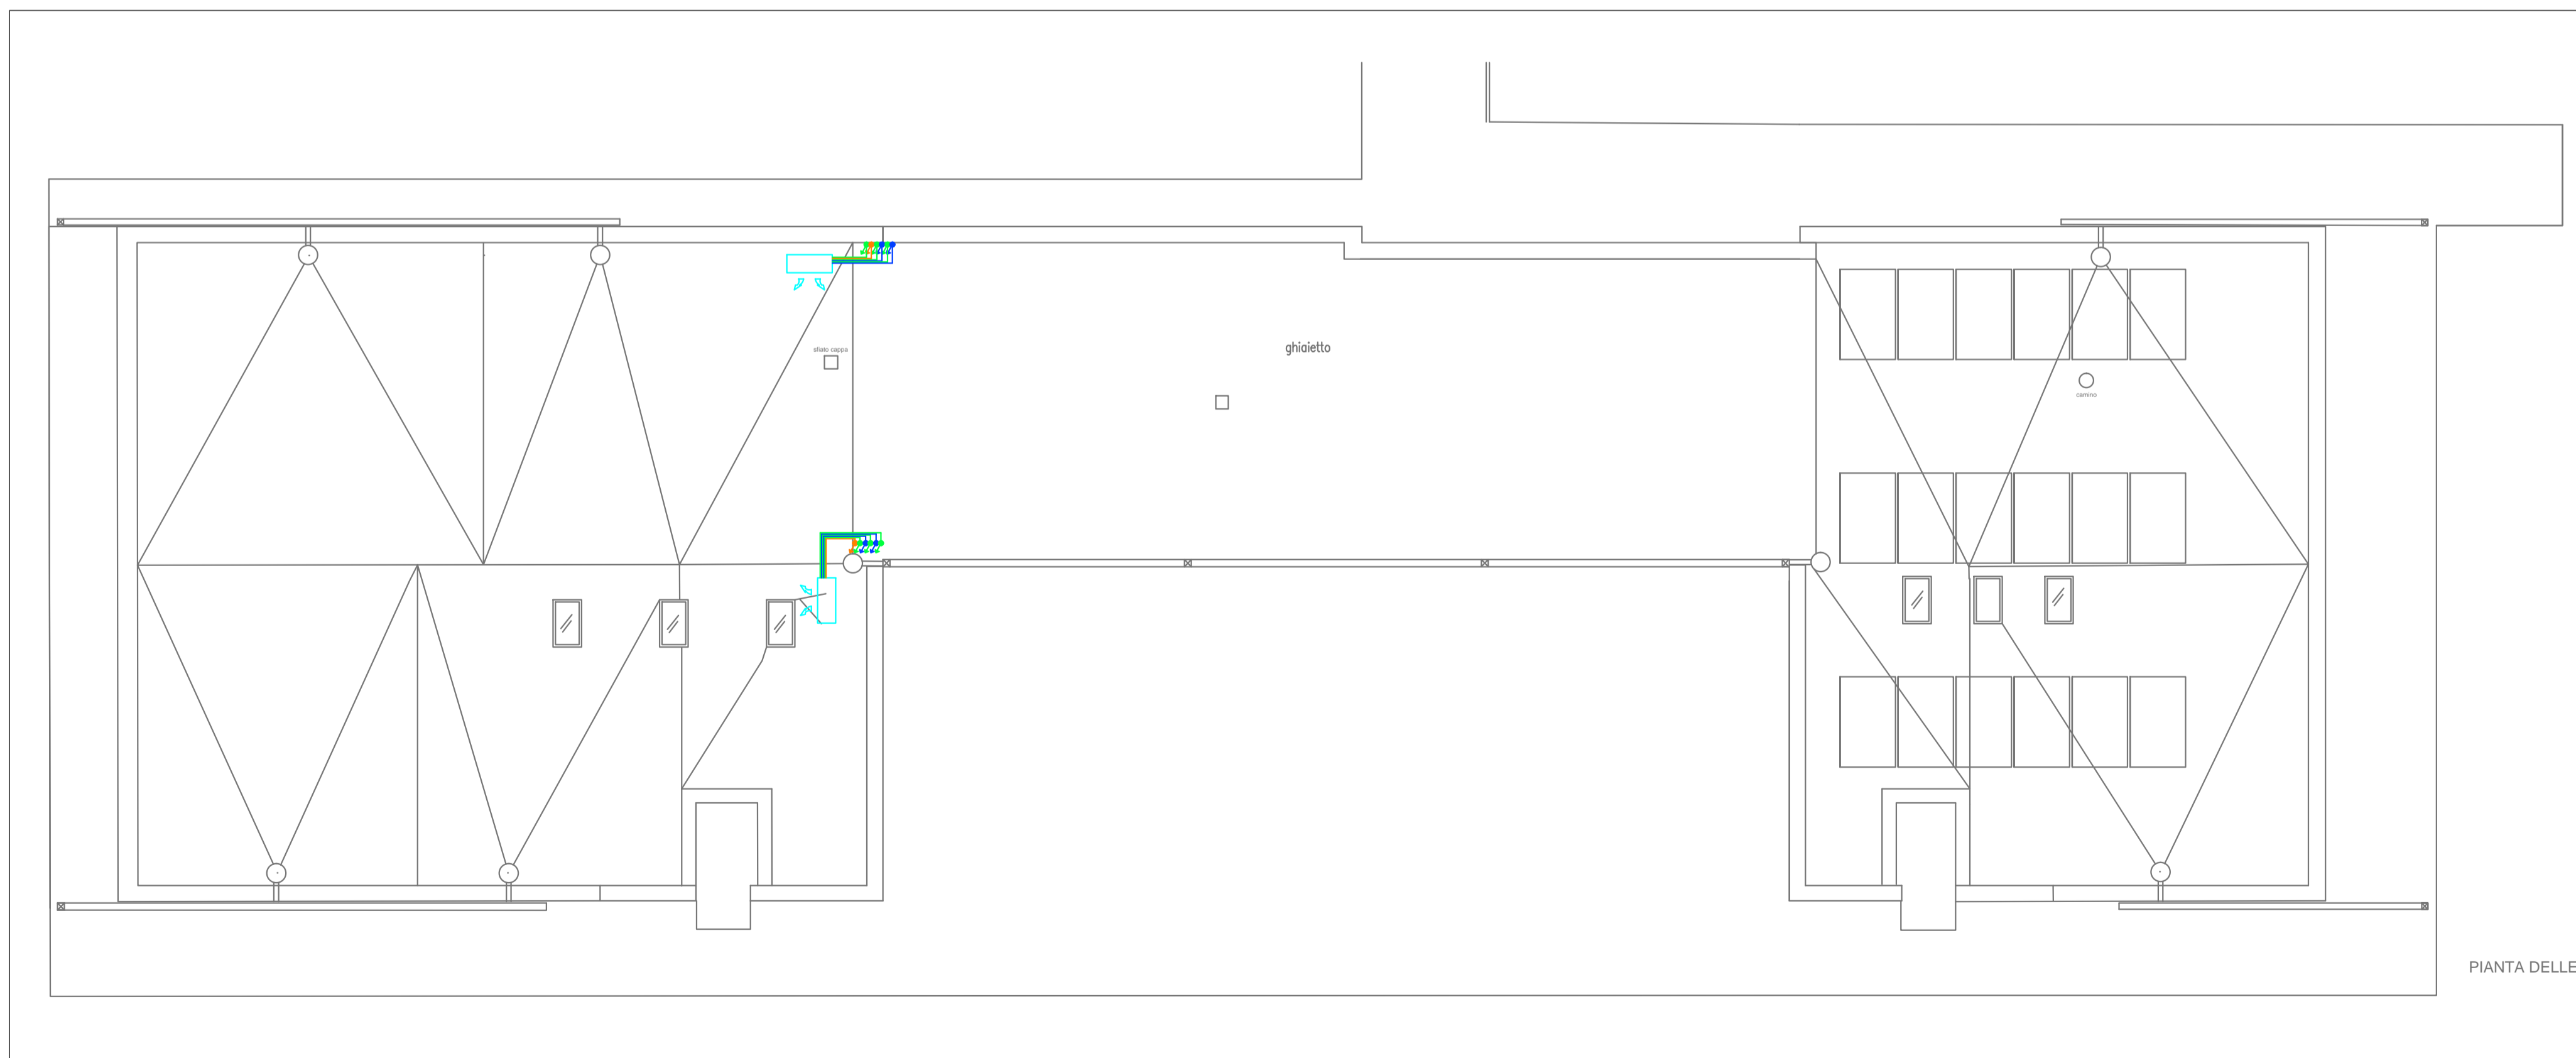

PIANTA PIANO COPERTURA IMPIANTO CLIMATIZZAZIONE BAR E SPOGLIATOI - scala 1:100

LEGENDA

	Unità esterna multisplit 3 unità 6,8 kW
	Unità interna a parete multisplit 1,5 kW
	Unità interna a parete multisplit 2,5 kW
	Unità interna a parete multisplit 4,2 kW
	Tubazione rame gas frigoriferi 1/4"
	Tubazione rame gas frigoriferi 3/8"
	Tubazione rame gas frigoriferi 1/2"
	Salita tubazione
	Discesa tubazione
	Impianti da intendersi come migliori a discrezione delle ditte in gara. Sono invece oggetto dell'appalto tutte le tubazioni sottotraccia per la climatizzazione

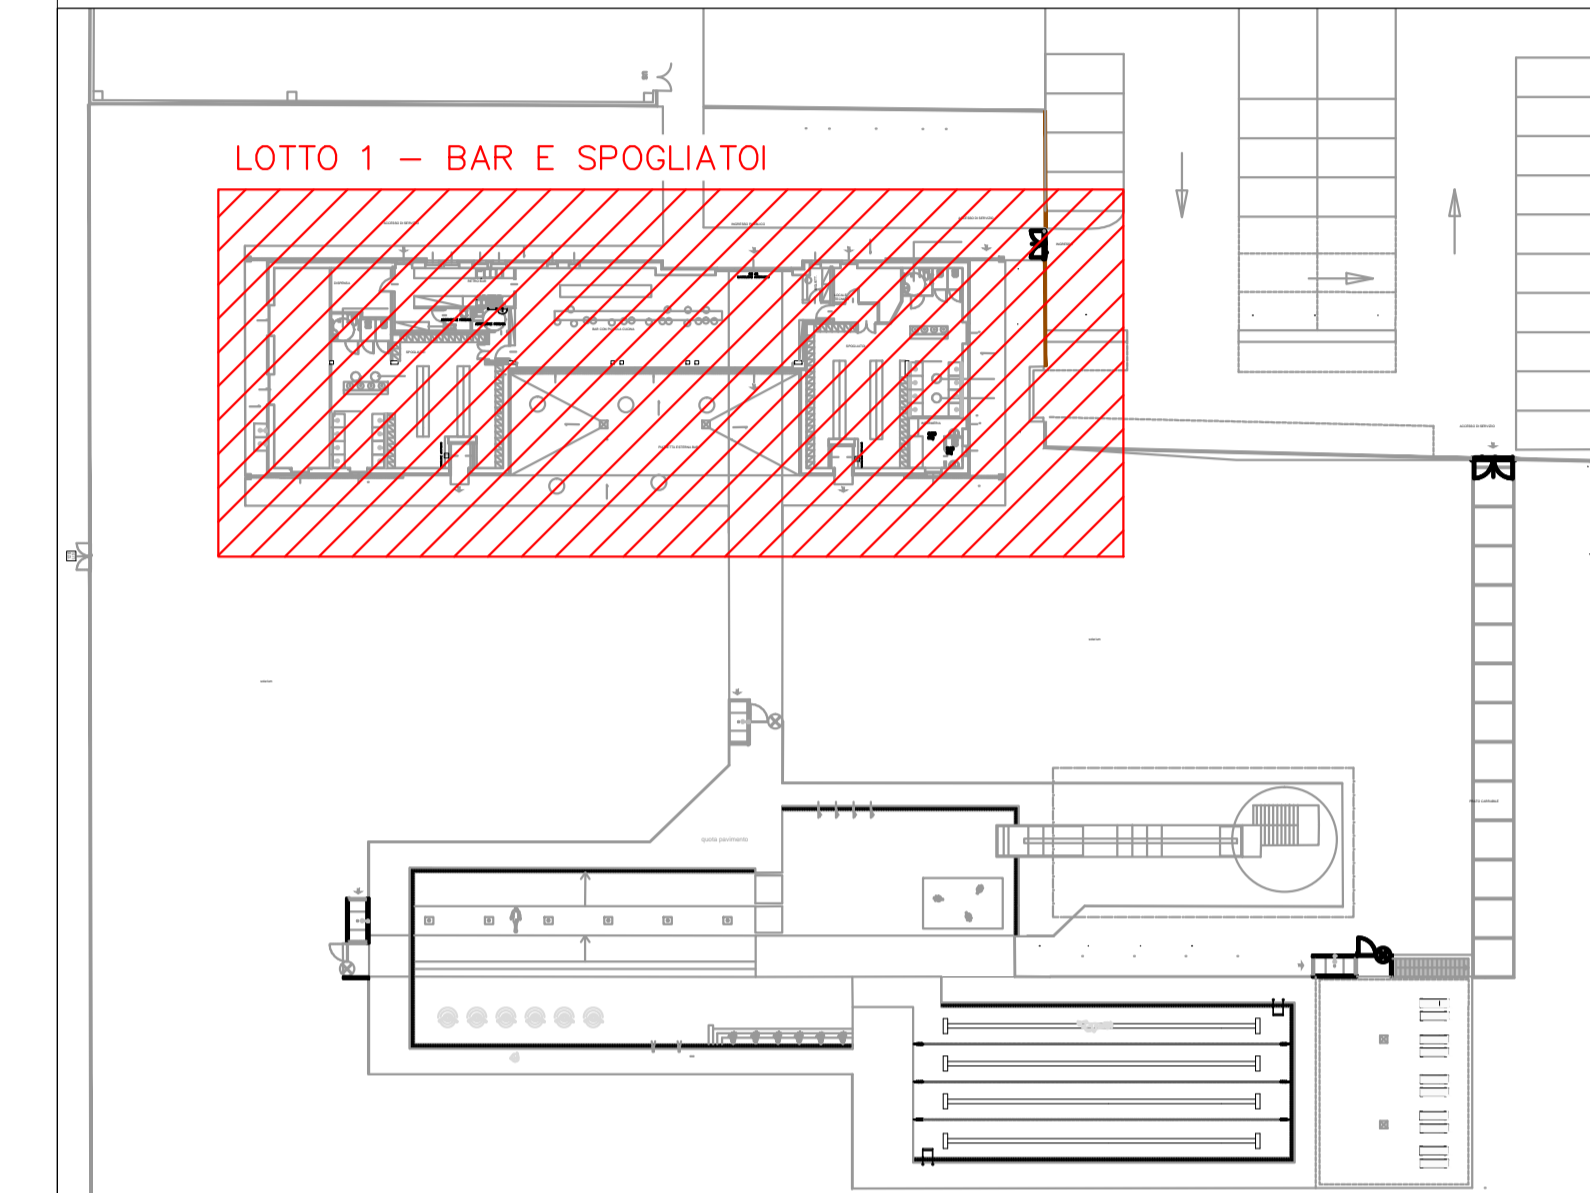

PIANTA CHIAVE - scala 1:500

PIANTA CHIAVE - scala 1:500

Progettazione architettonica
Arch. Elena Bottazzi

Progettazione strutturale
Ing. Graziano Negri

Progettazione impianti tecnologici
Ing. Enrico Riccardi

COMUNE DI ROTTOFRENO



**PISCINA COMUNALE
IMPIANTO NATATORIO ESTERNO**
CIG: ZE12A4C1AA
Ubicazione: S.Nicolò

Committente:
Comune di Rottofreno (PC)
Via XXV Aprile, 49, San Nicolò (PC)

N. Agg.	data:	Aggiornamento:
0	11/12/2020	PRIMA EMISSIONE

PROGETTO IMPIANTI DORTERMO-SANTARI
PLANIMETRIA IMPIANTO DI CLIMATIZZAZIONE
(BAR E SPOGLIATOI)

**TAV.
L1E-M03** data : 11/12/2020 scala: Varie

PROGETTO ESECUTIVO