


LEGENDA


	Tubazione per giunti a bicchiere
	Ventilazione scarico
	Piletta sifoide a pavimento DN63

NOTE


PER LA DISTRIBUZIONE DELLE TUBAZIONI SCARICHI ESTERNI  
VEDERE TAVOLA: "L1-DA01 RETI SMALTIMENTO ACQUE REFLUE"

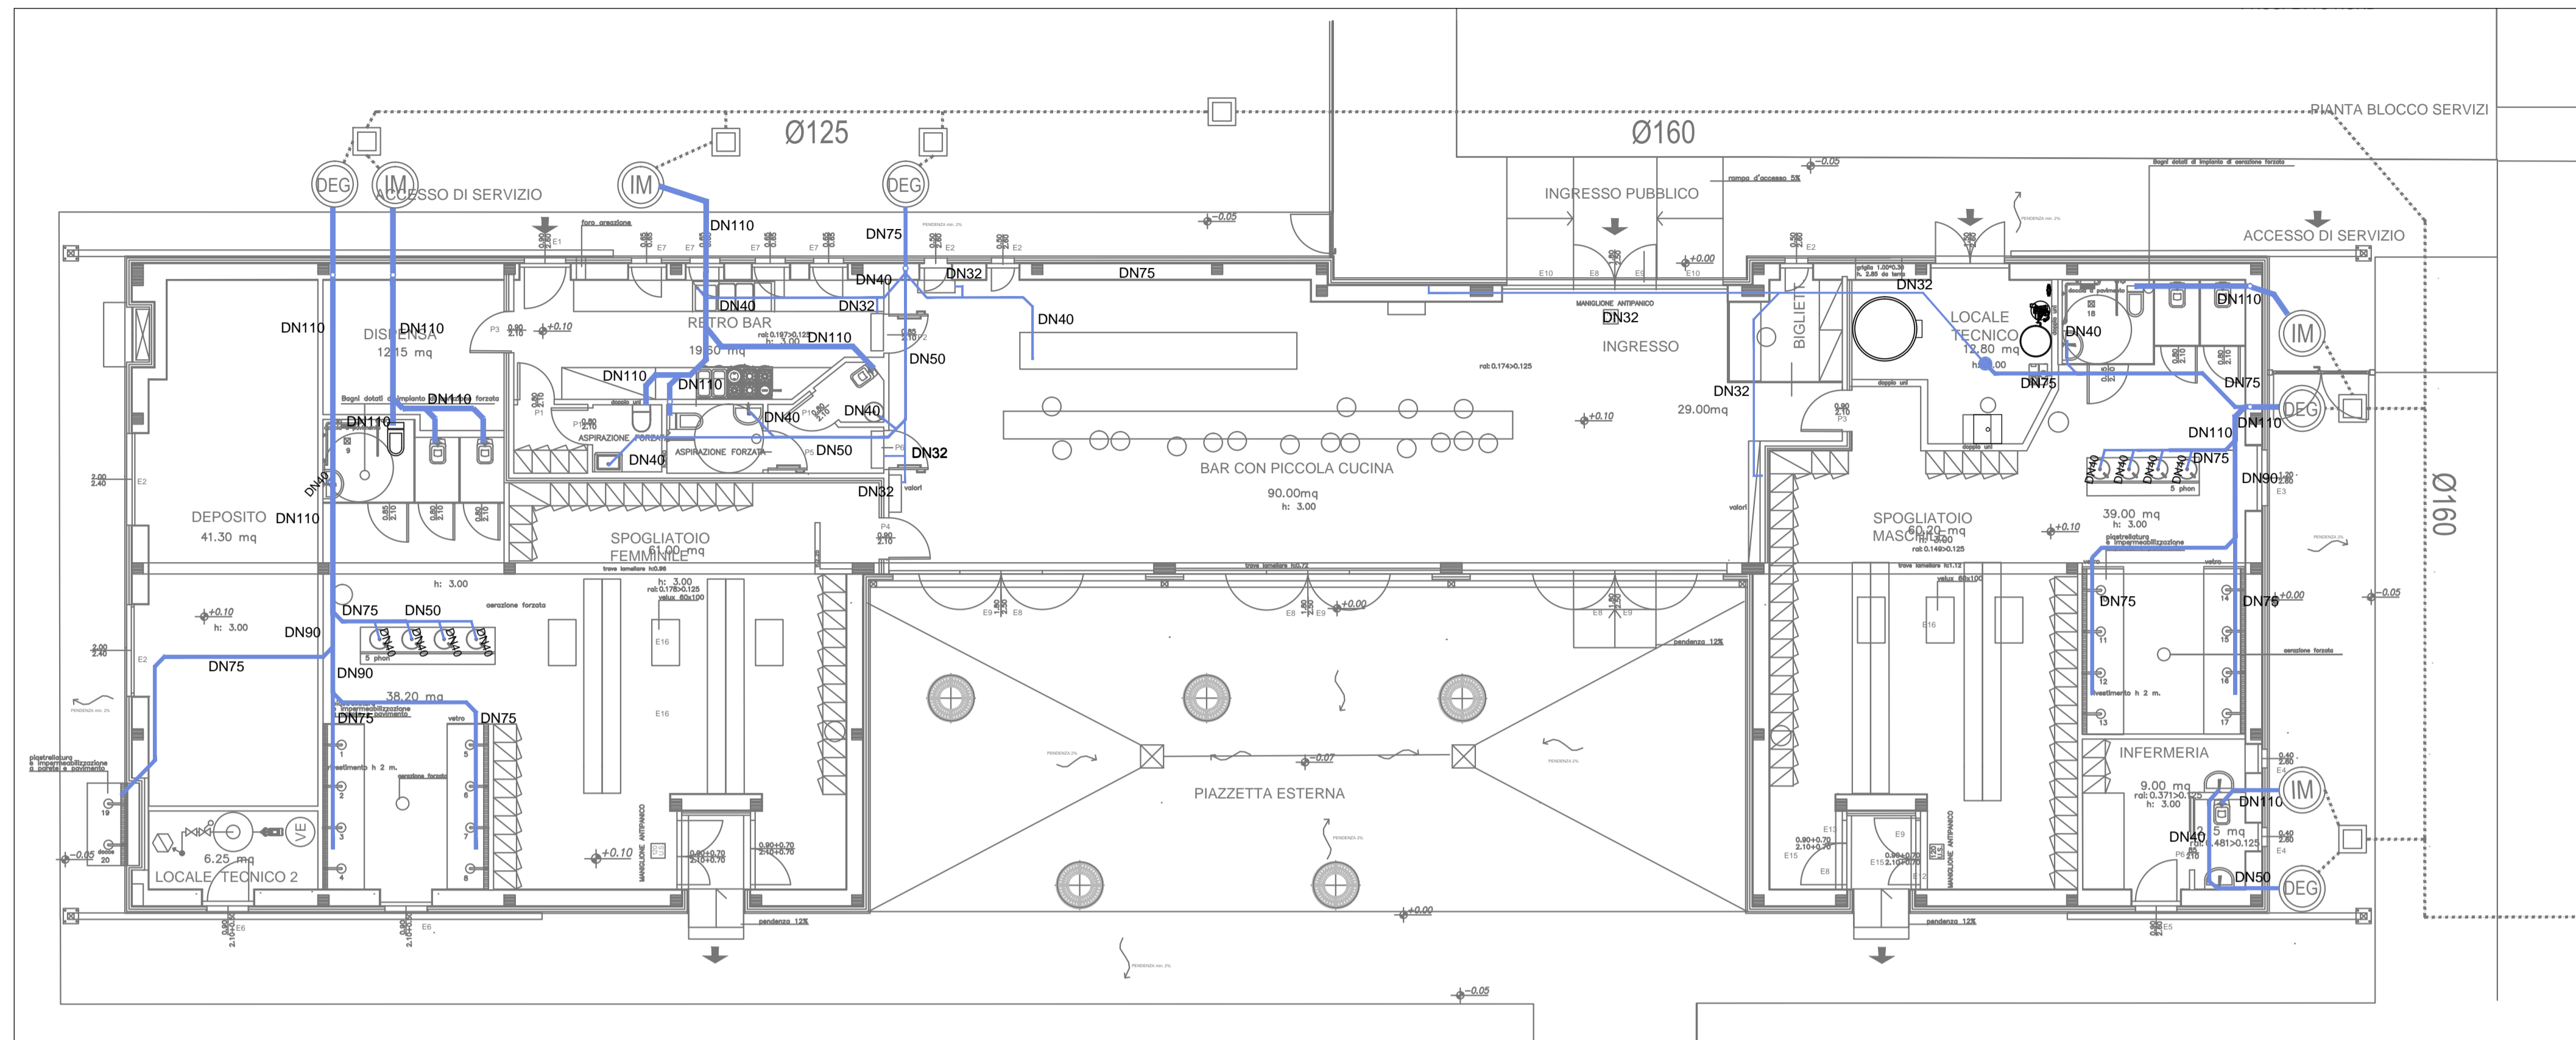


PIANTA PIANO TERRA IMPIANTO SCARICO ACQUE USATE BAR E SPOGLIATOI - scala 1:100

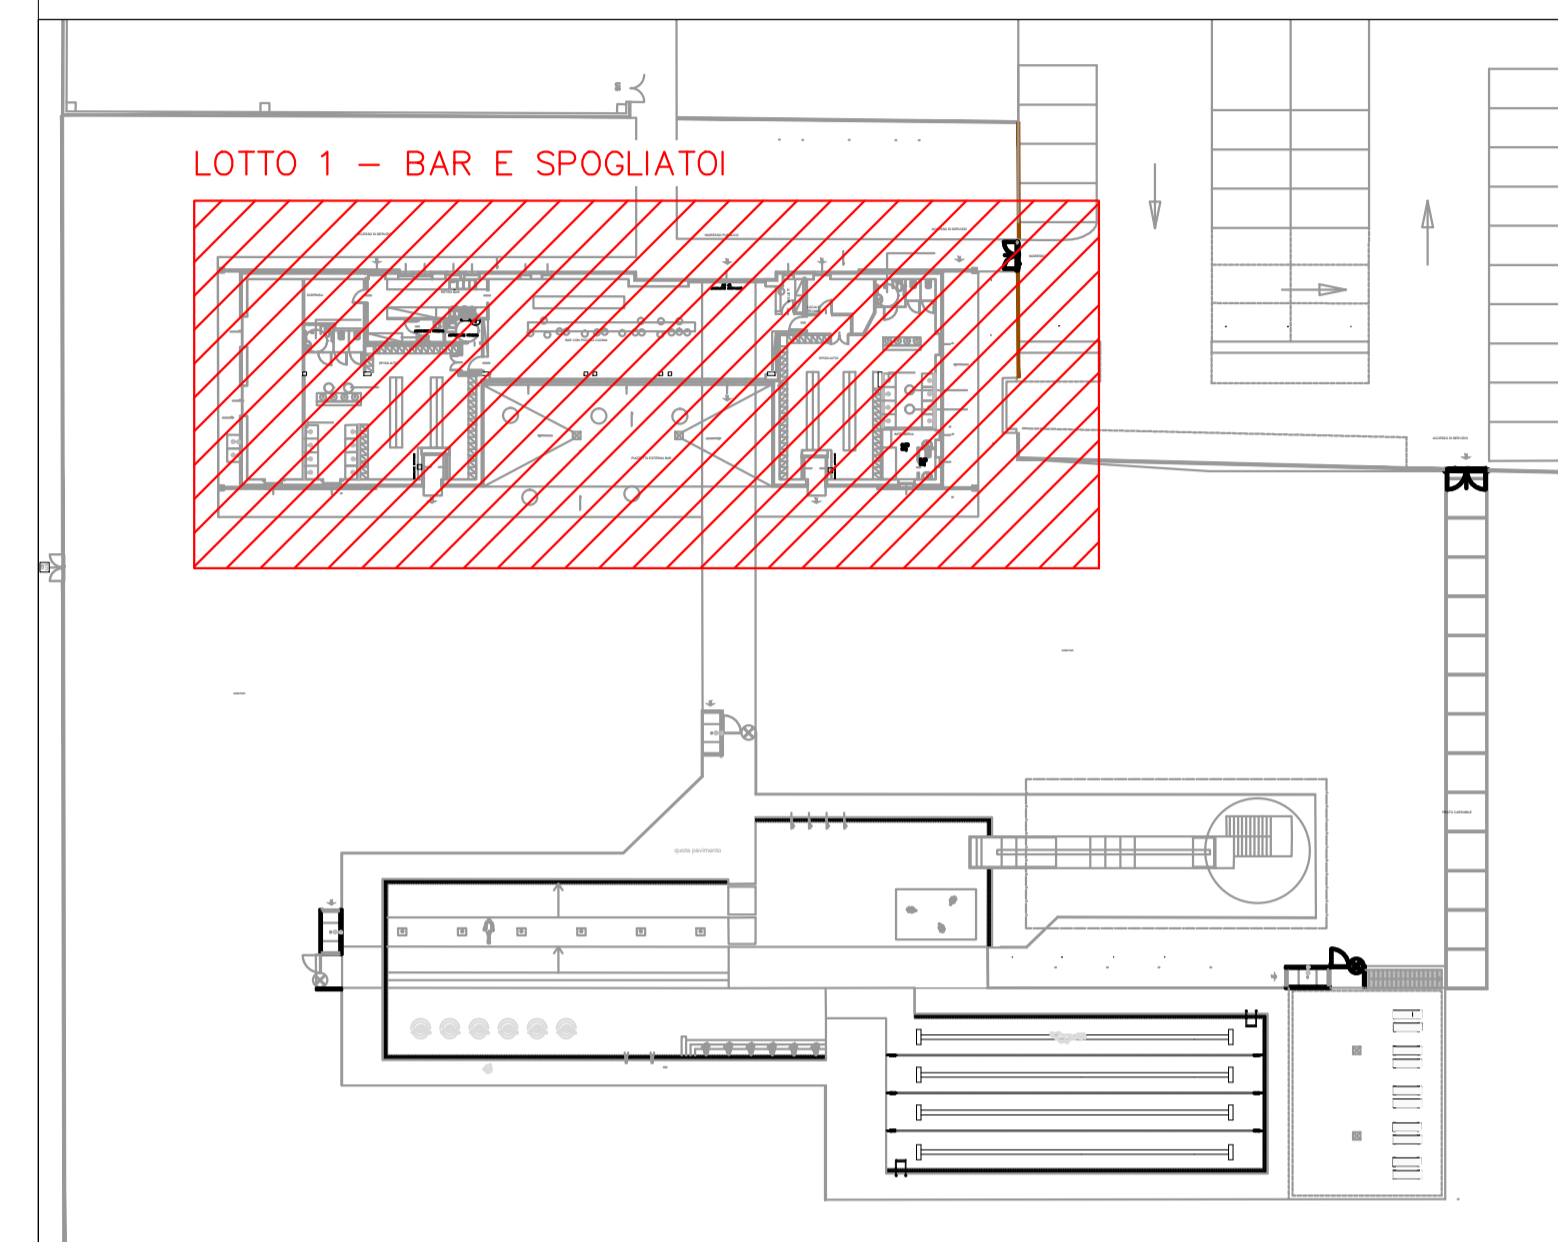

PIANTA CHIAVE - scala 1:500

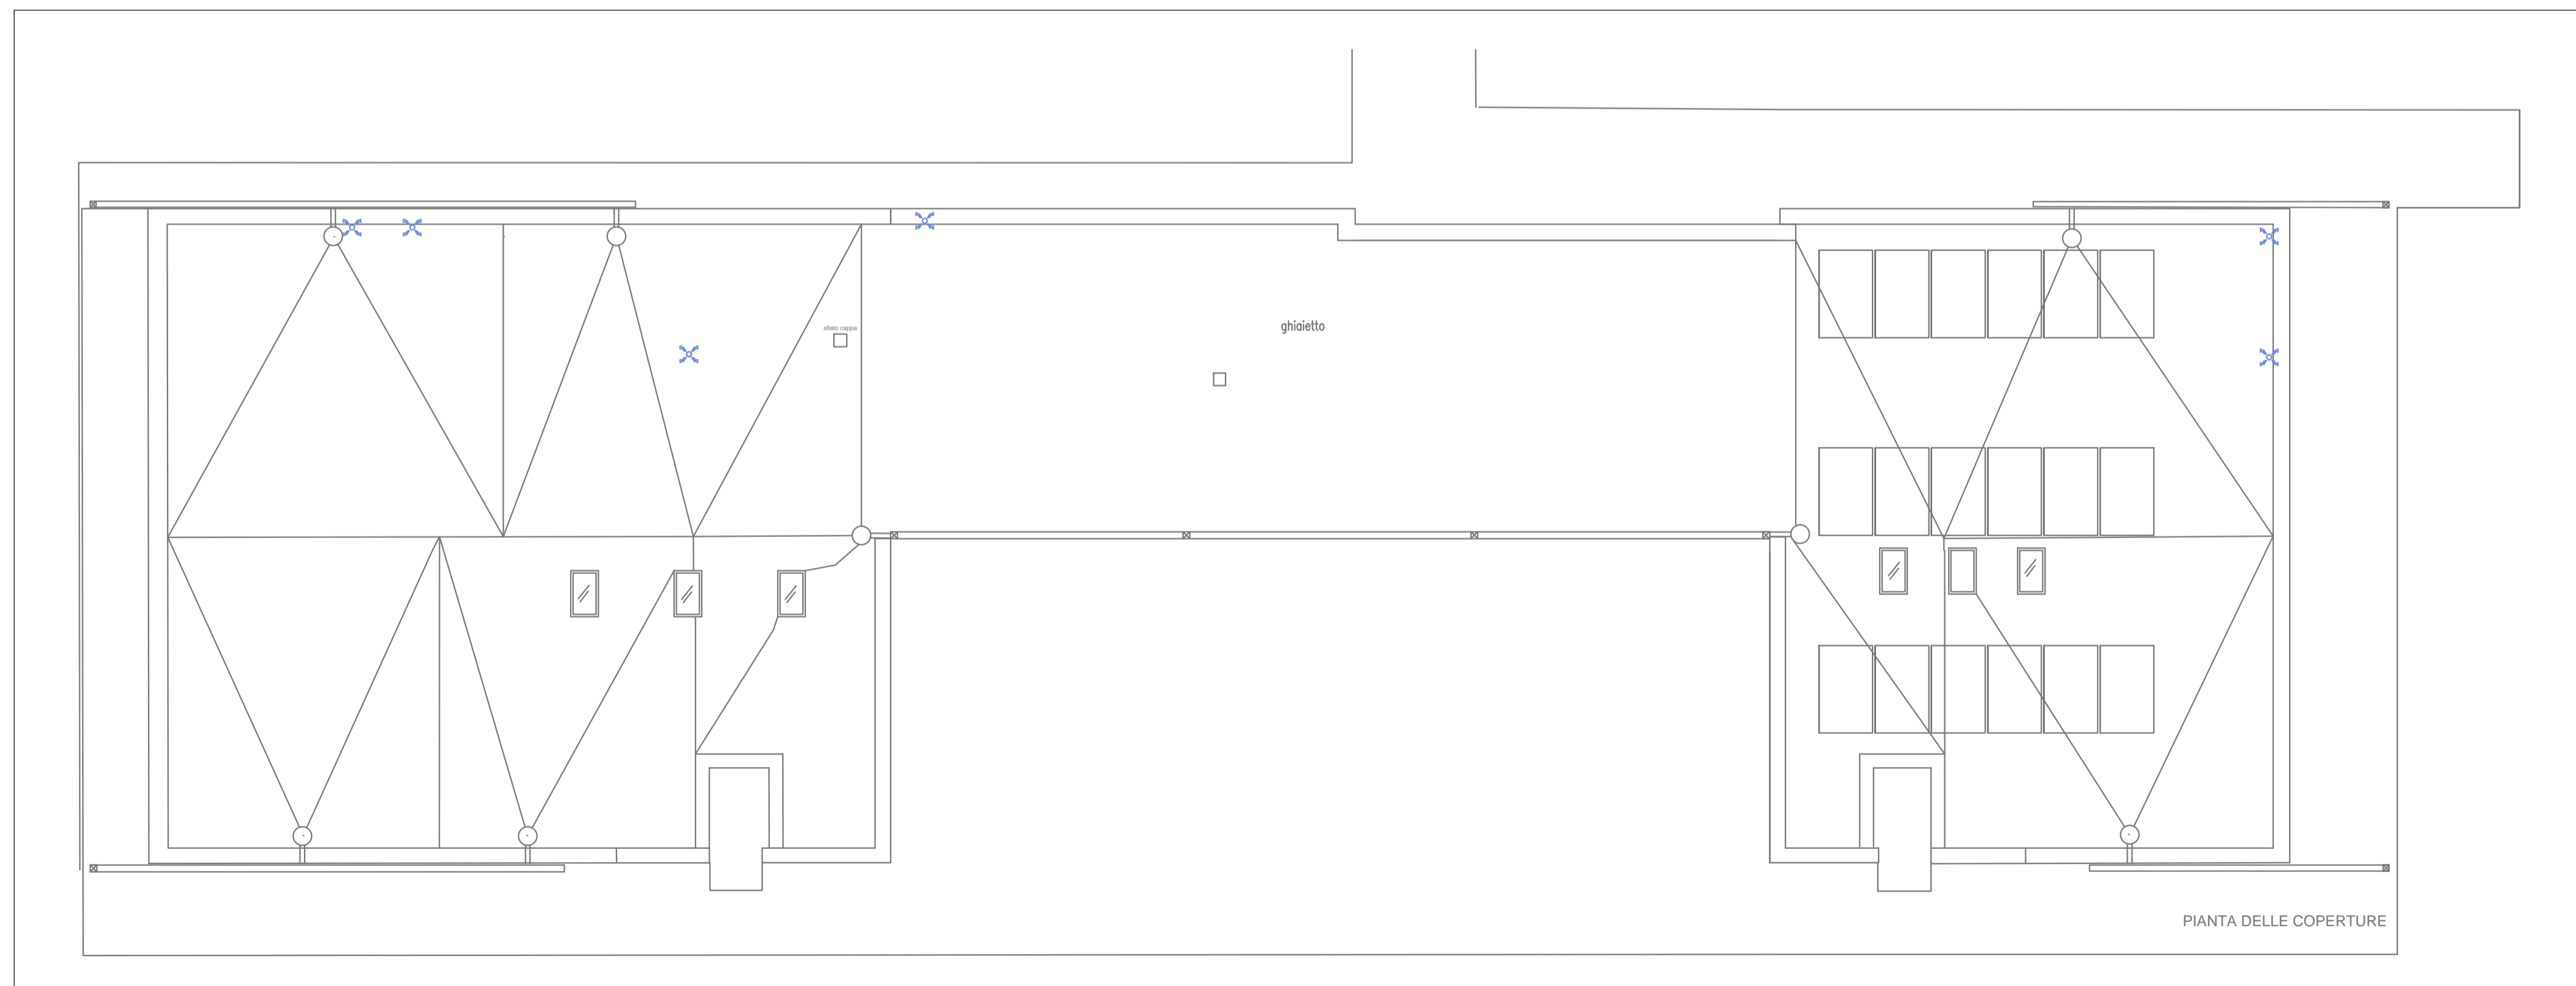

PIANTA PIANO COPERTURA IMPIANTO SCARICO ACQUE USATE BAR E SPOGLIATOI - scala 1:100

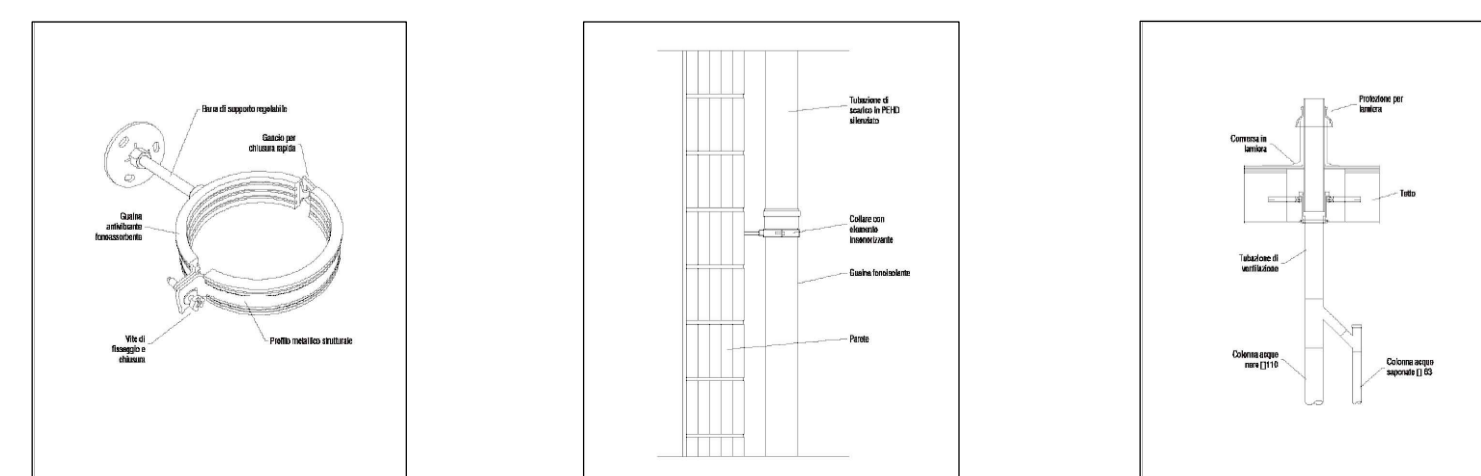

COMUNE DI ROTTOFRENO



Progettazione architettonica  
**Arch. Elena Bottazzi**

Progettazione strutturale  
**Ing. Graziano Negri**

Progettazione impianti tecnologici  
**Ing. Enrico Riccardi**

**PISCINA COMUNALE  
IMPIANTO NATATORIO ESTERNO**  
CIG: ZE12A4C1AA

Ubicazione: S.Nicolò

Committente:  
Comune di Rottofreno (PC)  
Via XXV Aprile, 49, San Nicolò (PC)

N. Agg.	data:	Aggiornamento:
0	11/12/2020	PRIMA EMISSIONE

PROGETTO ESECUTIVO

**PROGETTO IMPIANTI IDROTERMO-SANTARI**  
PLANIMETRIA IMPIANTO SCARICO ACQUE USATE  
(BAR E SPOGLIATOI)

**TAV.  
L1-EM07**

data : 11/12/2020 scala: Varie