


LEGENDA

	Idrante UNI 45 con manichetta e lancia a 3 effetti
	Idrante UNI 70 sottosuola e lancia a 3 effetti

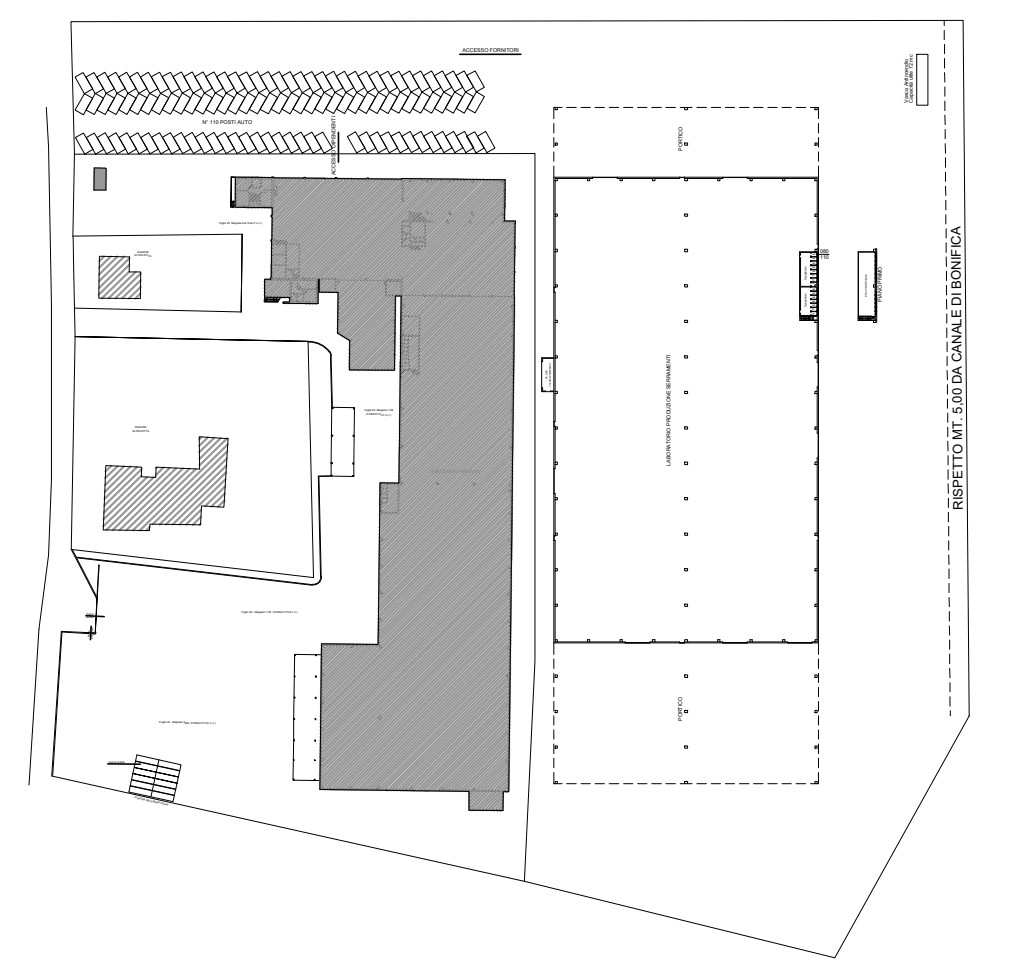

COMMITTENTE
Fossati Serramenti S.r.l.
 via Castello Noce 5, Rottofreno
 29010 Rottofreno (PC)

OPERA
 Progetto definitivo impianti tecnologici nuovo capannone ad uso laboratorio in via Castello Noce - 29010 Rottofreno (PC)

OGGETTO
PROGETTO DEFINITIVO IMPIANTI MECCANICI
 Planimetria idranti laboratorio serramenti

commessa	n° documento	data	aggiornamento	scala
472-23	DM02	26/10/2023	-	1:200

0	26-10-2023	PRIMA EMISSIONE	N.G.	A.M.	E.R.
REVISIONE	DATA	DESCRIZIONE	DISEGNATO	CONTROLLATO	APPROVATO

DIRETTORE TECNICO
 Dott. Ing. Enrico Riccardi - Iscritto all'Albo degli ingegneri della Provincia di Piacenza al n. 1003

COLLABORATORI
 Dott. Ing. Gianluca Ceruti - Iscritto all'Albo degli ingegneri della Provincia di Piacenza al n. 1421
 Dip. Ing. Federica Pinotti - Iscritta al Collegio dei Periti Industriali e Periti Industriali Laureati della Provincia di Piacenza al n. 487
 Dott. Ing. Andrea Molinari - Iscritto all'Albo degli ingegneri della Provincia di Piacenza al n. 1218

SRCIngegneria S.r.l.
 Dott. Ing. Enrico Riccardi (Direttore Tecnico) & Partners
 Servizi di ingegneria integrata
 Project management
 Via Castello, 79/58 - 29121 - Piacenza (PC)
 Tel 0523324951 - Fax 05231860416
 email: ufficio.tecnico@srcingegneria.it

DIRETTORE TECNICO

PROGETTISTA

Planimetria piano terra impianti meccanici - Scala 1:100

Vasca Antincendio
 Capacità utile 72 mc