


**LEGENDA**

U.S.	Uscita di sicurezza apribile per semplice spinta nel verso dell'esodo Larghezza min. 90 cm e altezza 2,0 m
U.S.	Cartello di segnalazione uscita di sicurezza
E	Estintore a polvere con cartello di segnalazione
X	Cartello di segnalazione percorso di uscita
X	Luce di emergenza (sono illuminate le intere vie di fuga)
●	Idrante UNI 45 con manichetta e lancia a 3 effetti
●	Idrante UNI 70 sottosuolo e lancia a 3 effetti
▲	Pulsante di sgancio generale impianto elettrico
▲	Pulsante di sgancio generale impianto fotovoltaico
R	Locale protetto da impianto rivelazione fumi

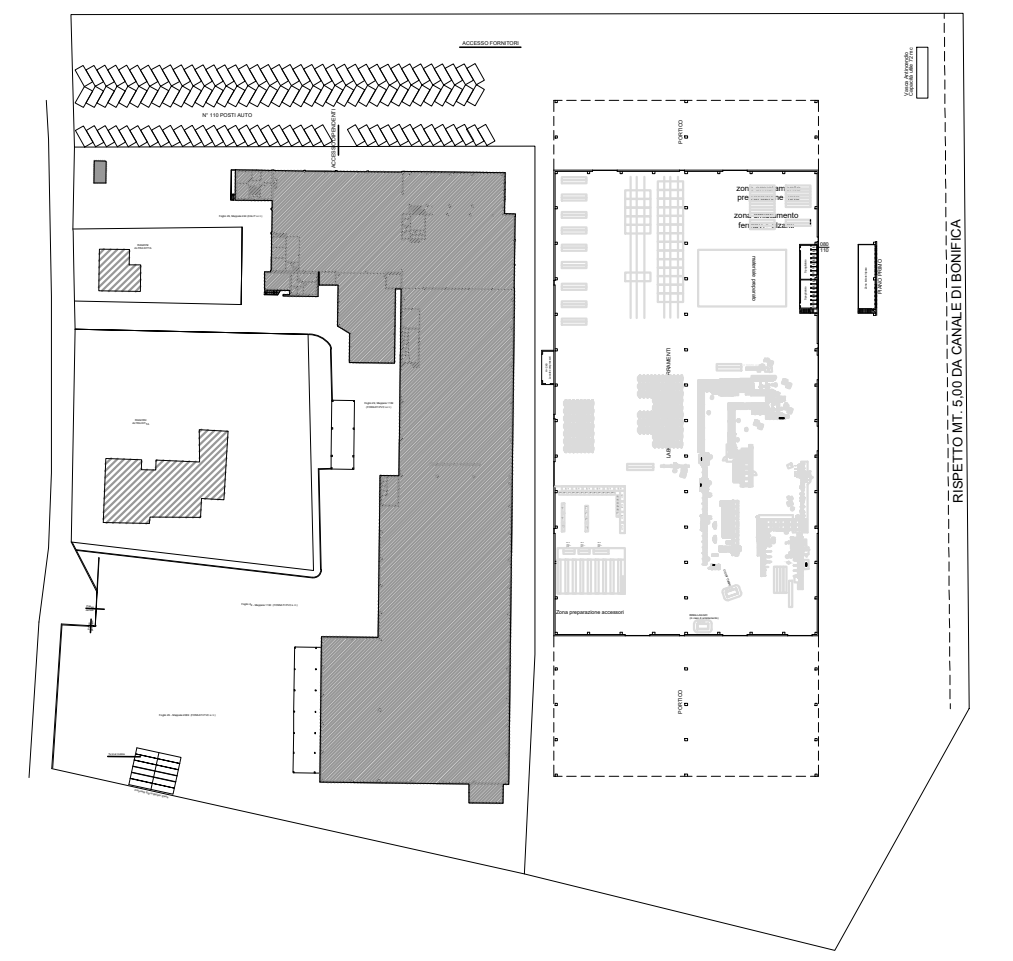

**COMMITTENTE**  
**Fossati Serramenti S.r.l.**  
 via Castello Noce 5, Rottofreno  
 29010 Rottofreno (PC)

**OPERA**  
 Progetto definitivo impianti tecnologici nuovo capannone ad uso laboratorio in via Castello Noce - 29010 Rottofreno (PC)

**OGGETTO**  
**PARERE PROGETTO ANTINCENDIO**  
 Planimetria laboratorio serramenti

commessa	472-23	n° documento	VVF01	data	26/10/2023	aggiornamento	-	scala	1:200
----------	--------	--------------	-------	------	------------	---------------	---	-------	-------

0	26-10-2023	PRIMA EMISSIONE	N.G.	A.M.	E.R.
REVISIONE	DATA	DESCRIZIONE	DISEGNATO	CONTROLLATO	APPROVATO

**DIRETTORE TECNICO**  
 Dott. Ing. Enrico Riccardi - Iscritto all'Albo degli ingegneri della Provincia di Piacenza al n. 1003

**COLLABORATORI**  
 Dott. Ing. Gianluca Ceruti - Iscritto all'Albo degli ingegneri della Provincia di Piacenza al n. 1421  
 Dip. Ing. Federica Pinotti - Iscritta al Collegio dei Periti Industriali e Periti Industriali Laureati della Provincia di Piacenza al n. 487  
 Dott. Ing. Andrea Molinari - Iscritto all'Albo degli ingegneri della Provincia di Piacenza al n. 1218

**SRC** **SRCEIngegneria S.r.l.**  
 Dott. Ing. Enrico Riccardi (Direttore Tecnico) & Partners

**DIRETTORE TECNICO**

**PROGETTISTA**

Servizi di ingegneria integrata  
 Project management

Via Castello, 79/58 - 29121 - Piacenza (PC)  
 Tel 0523324951 - Fax 05231860416  
 email: ufficio.tecnico@srceingegneria.it

Planimetria piano terra - Scala 1:200

Vasca Antincendio  
 Capacità utile 72 mc

PIANO PRIMO